


建设单位：肇庆市中级人民法院

工程名称：配电设备保养及配电房环境改造工程

图纸内容：施工图




肇庆市腾竣建筑工程设计咨询有限公司
TENJOINT DESIGN CONSULTATION

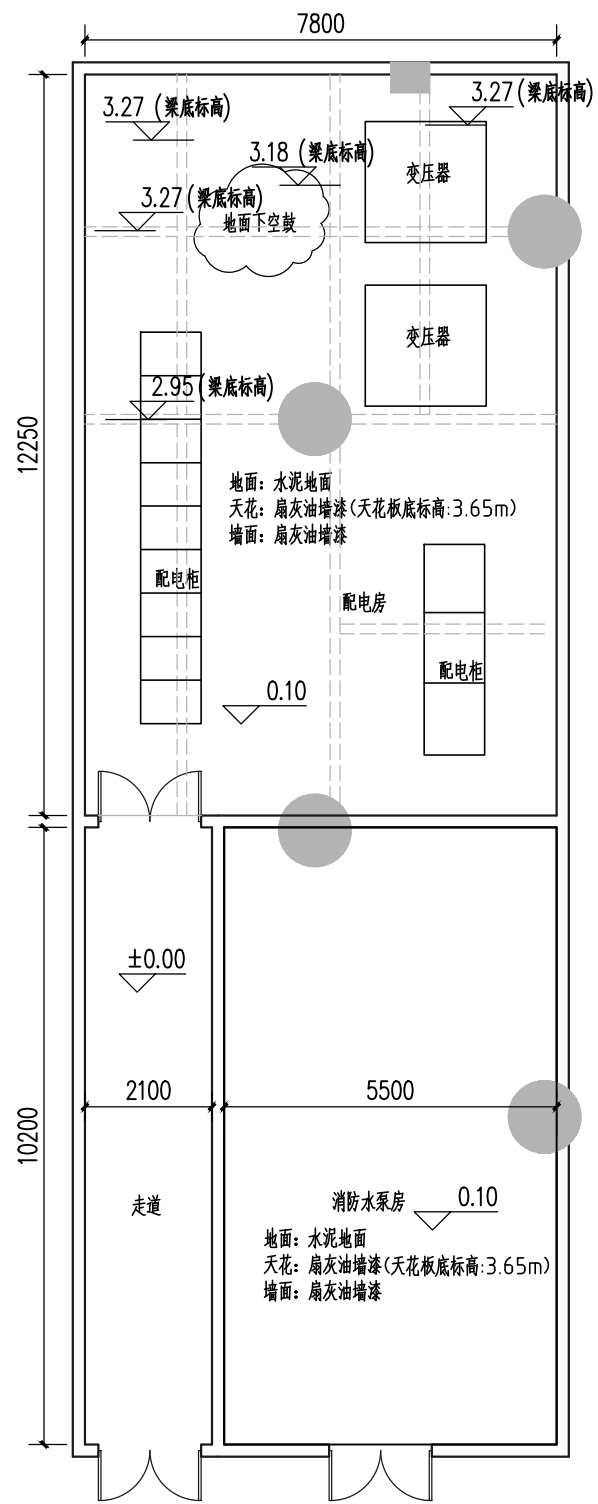

配电房、水泵房原始平面图 1:100


注: 1、配电房总面积(含走道)约127.2m²;
2、水泵房面积56.1m²;

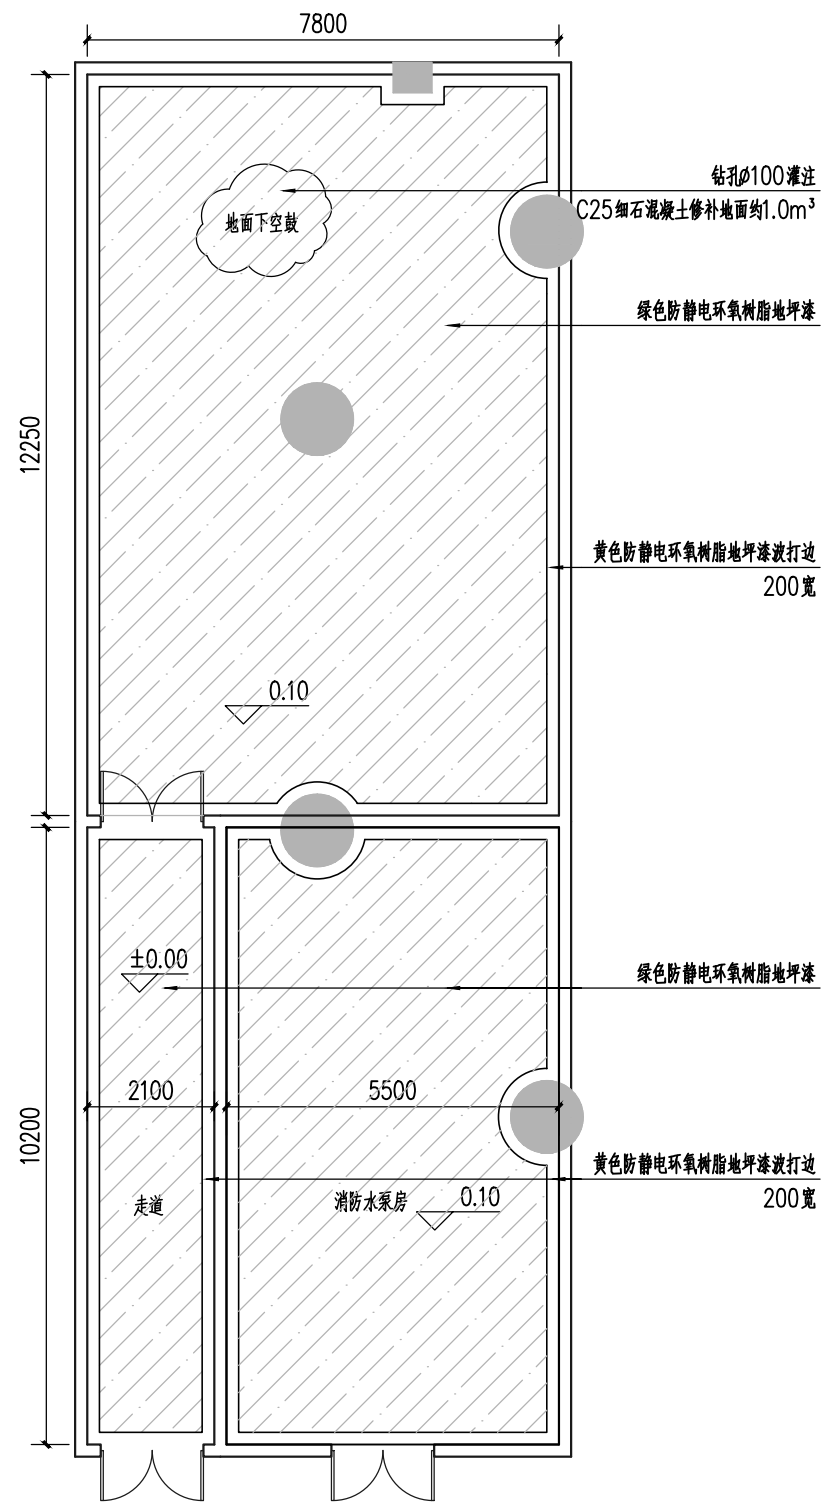

配电房、水泵房地面铺装平面图 1:100


注: 1、环氧树脂地坪漆做法按产品说明;

肇庆市腾竣建筑工程设计咨询有限公司 TENJOINT DESIGN CONSULTATION					
审 定		建 设	肇庆市中级人民法院	工 程 号	
审 核		单 位		专 业	建 筑
专业负责		工 程	配电设备保养及配电房环境改造工程	阶 段	施 工 图
项目负责		名 称		日 期	2021.03
校 对		图 纸	配电房、水泵房原始平面图; 配电房、水泵房地面铺装平面图	图 号	
设 计		内 容		第 张	共 张

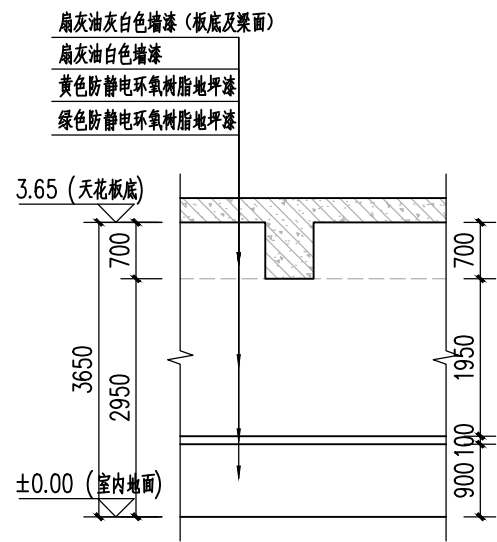


墙面做法大样图

- 注: 1、除特别说明外, 墙面做法参照此图;
 2、扇灰前清理清洁旧墙面, 铲除墙面已剥离漆面;
 3、油漆均为一底两面;
 4、建筑垃圾装袋清运12km外;

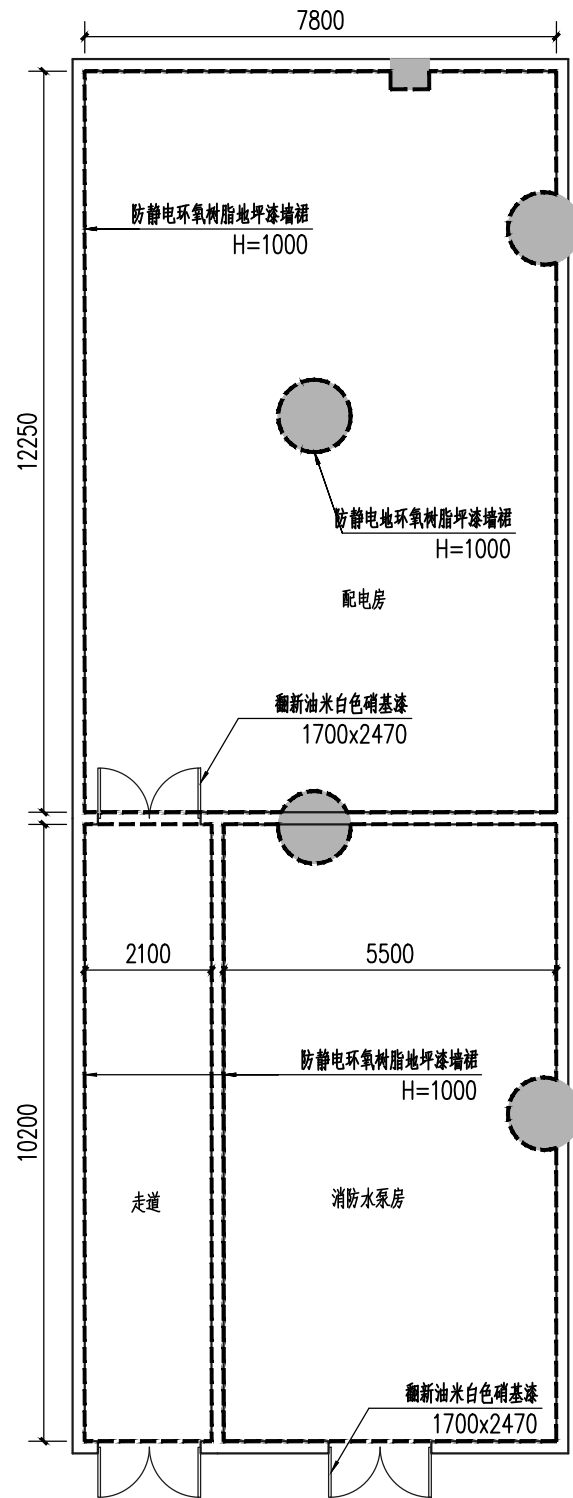

配电房、水泵房墙面平面图 1:100



- 注: 1、环氧树脂地坪漆做法按产品说明;
 2、墙裙做100宽黄色腰线, 高度离地900;
 3、1:3水泥砂浆修补墙身破损位置;
 4、建筑垃圾装袋清运12km外;

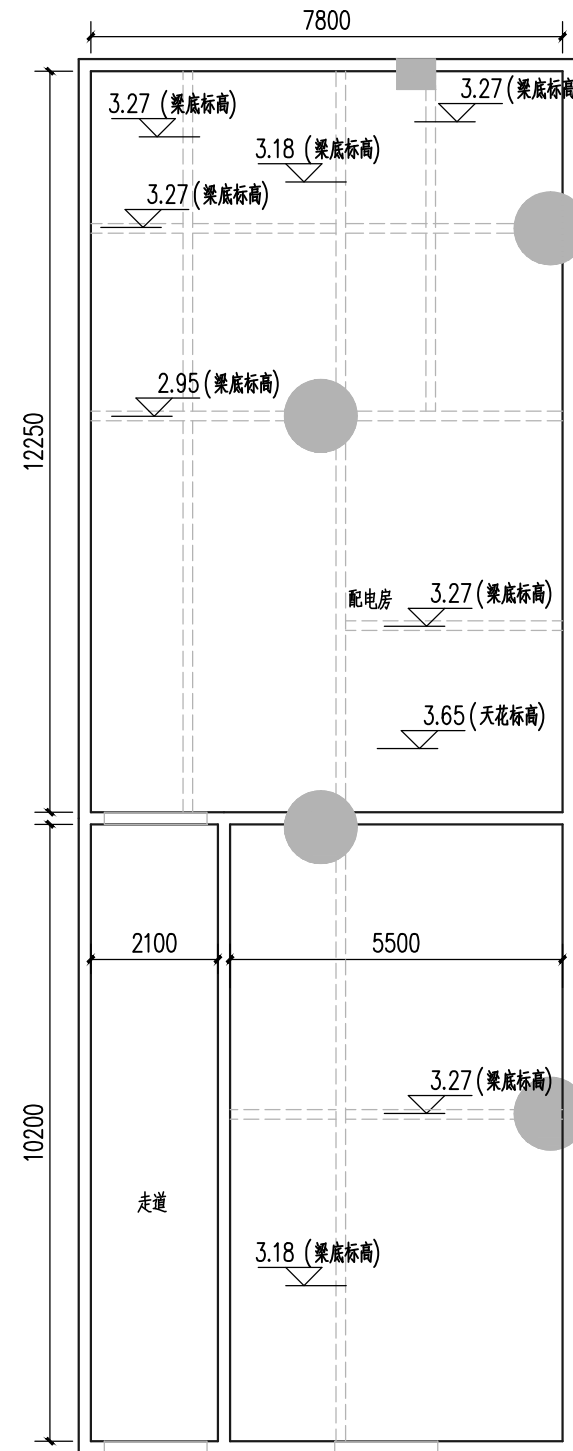

配电房、水泵房天花平面图 1:100


- 注: 1、天花清洁, 扇灰油灰白色墙漆, 一底两面;

肇庆市腾竣建筑工程设计咨询有限公司 TENJOINT DESIGN CONSULTATION					
审 定		建 设	肇庆市中级人民法院	工程号	
审 核		单 位		专 业	建筑
专业负责		工 程	配电设备保养及配电房环境改造工程	阶 段	施工图
项目负责		名 称		日 期	2021.03
校 对		图 纸	配电房、水泵房墙面平面图; 配电房、水泵房天花平面图	图 号	
设 计		内 容		第 张	共 张

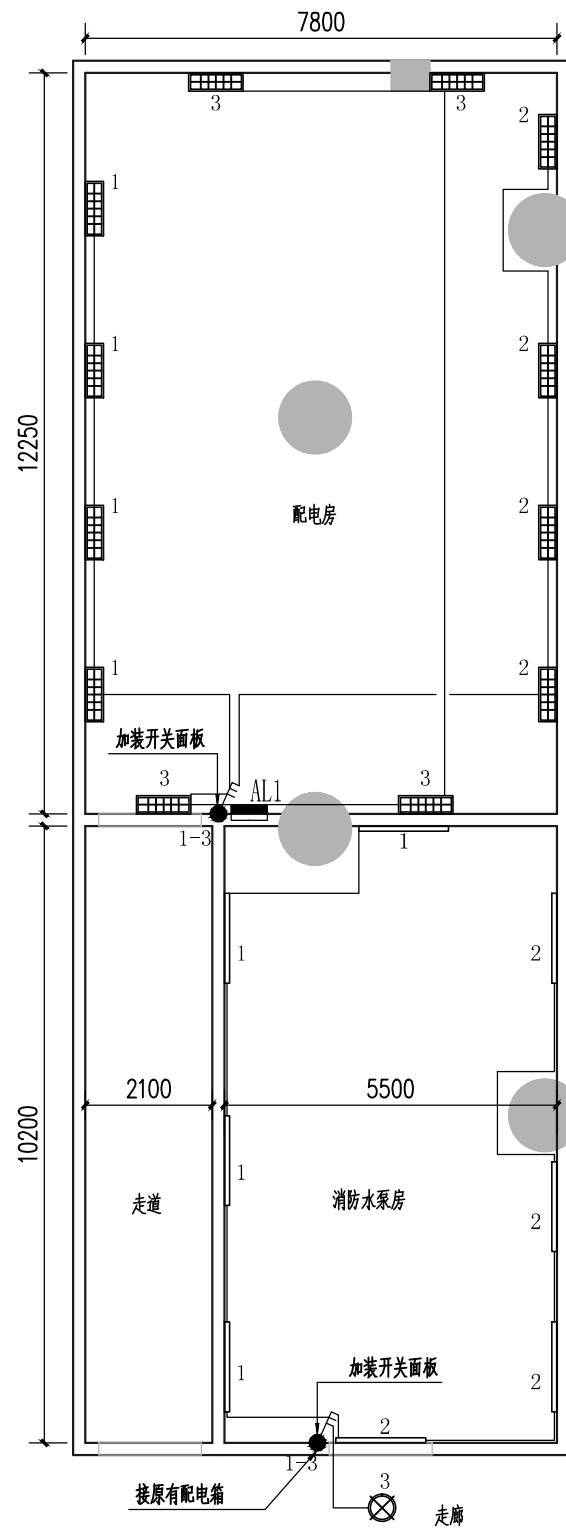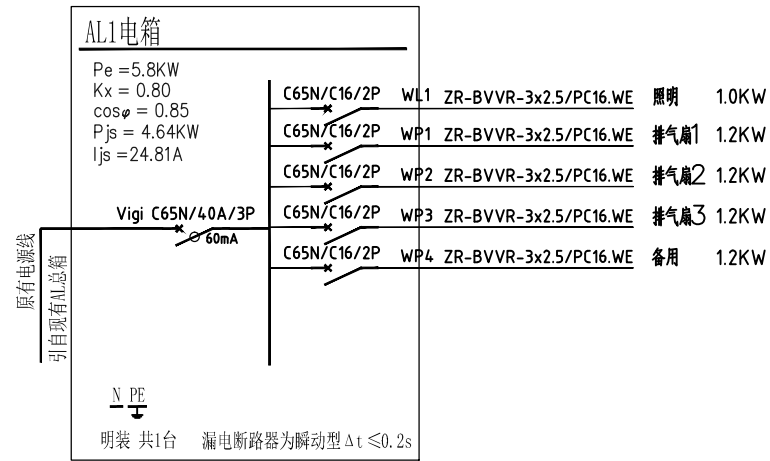

配电房、水泵房照明及灯控图 1:100

注: 1、拆除原有开关及电线电路;
2、重新布置电线电路, 抽风机、排气扇清洁翻新;

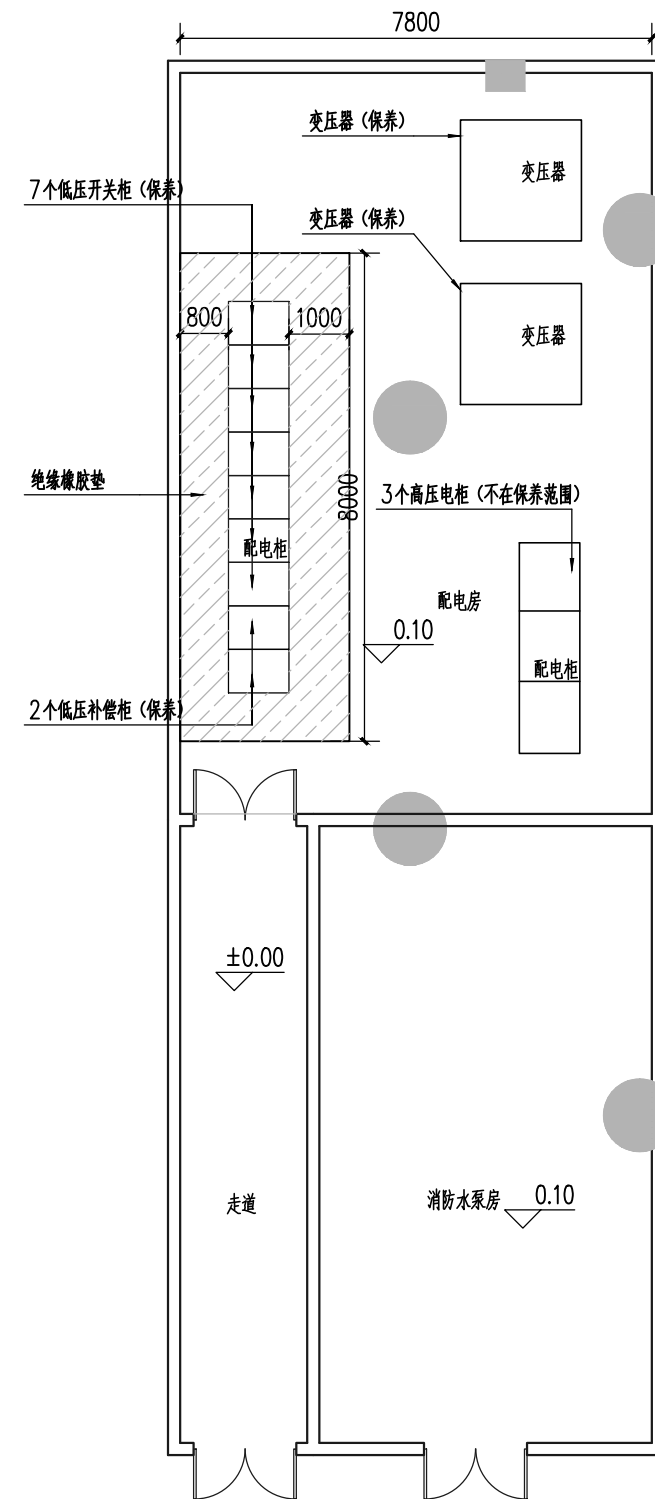

配电房配电柜保养图 1:100

注: 1、变压器维护保养(由专业服务公司负责);

	单控三联开关 入墙嵌装H=1350mm	
图例	说明	
图例	型号	说明
	防爆灯 80W	挂墙安装, 高度2.5m
	LED日光灯管 26W	挂墙安装, 高度2.5m
	LED筒灯 24W	天花板底安装

肇庆市腾竣建筑工程设计咨询有限公司 TENJOINT DESIGN CONSULTATION					
审定		建设	肇庆市中级人民法院	工程号	
审核		单位		专业	建筑
专业负责		工程	配电设备保养及配电房环境改造工程	阶段	施工图
项目负责		名称		日期	2021.03
校对		图纸		图号	
设计		内容	配电房、水泵房照明及灯控图; 配电房配电柜保养图	第张	共张